


**CAIXA DE INSPEÇÃO D60cm**  
 PLANTA BAIXA - ESCALA 1/20

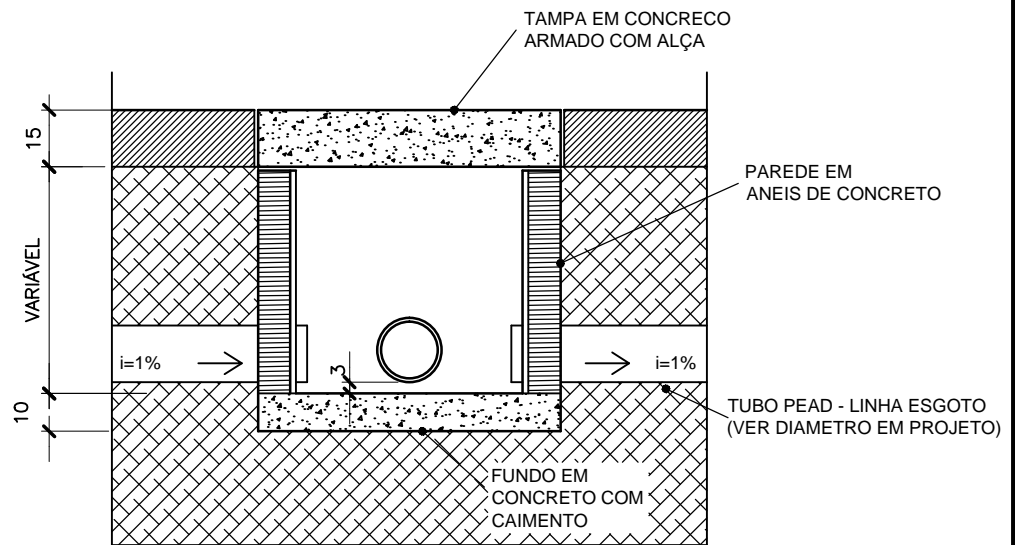

**CAIXA DE INSPEÇÃO D60cm**  
 CORTE - ESCALA 1/20

**T&M - Tostes e Medeiros Engenharia Ltda.**

CLIENTE:



Companhia Docas do Rio de Janeiro -CDRJ

TÍTULO: Projeto para Interligações de Rede Coletora de Esgotos  
 Detalhamento

ESCALA: 1/20

DATA: JAN/2018

RESPONSÁVEL: José Tostes Pacheco de Medeiros  
 CREA 3735/D MG

PRANCHA: 02